


Katastrální situace - 1 : 1000

PŘEPYCHY

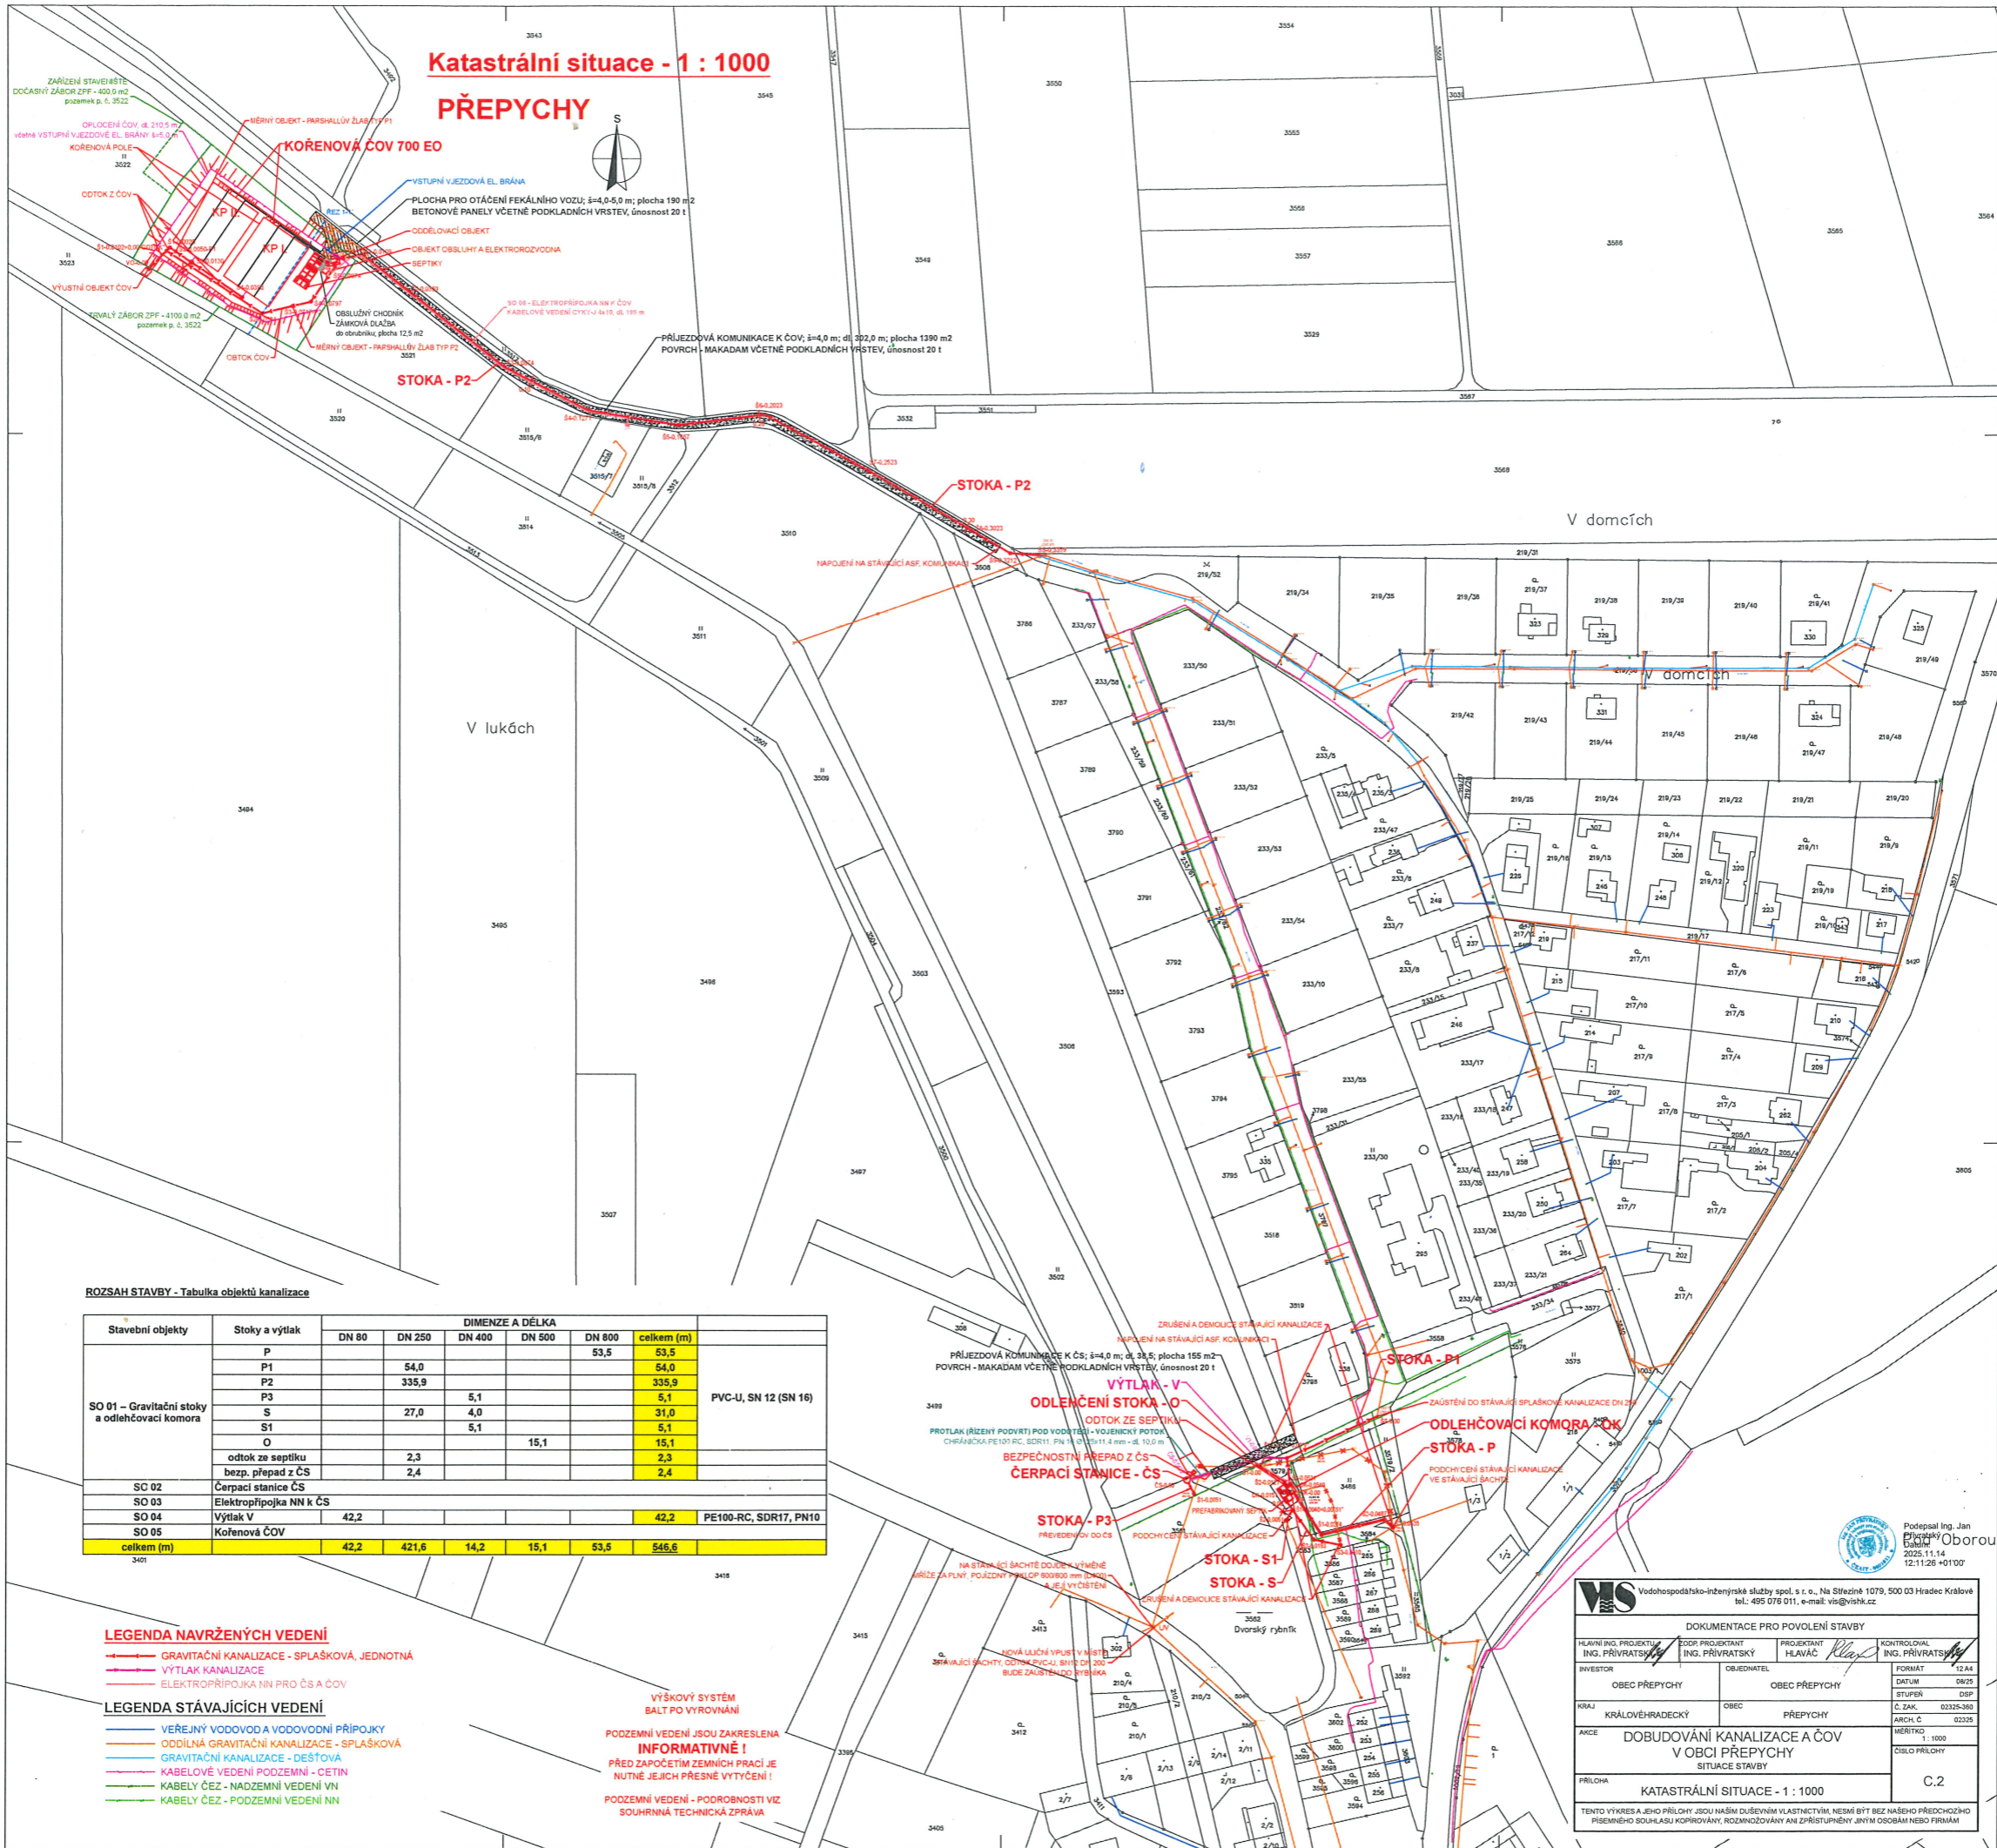

ROZSAH STAVBY - Tabulka objektů kanalizace

Stavební objekty	Stoky a výtlač	DIMENZE A DÉLKA					celkem (m)	
		DN 80	DN 250	DN 400	DN 500	DN 800		
SO 01 - Graviční stoka a odlehčovací komora	P					53,5	53,5	PVC-U, SN 12 (SN 15)
	P1		54,0				54,0	
	P2		335,9				335,9	
	P3			5,1			5,1	
	S		27,0	4,0			31,0	
	S1			5,1			5,1	
	O					15,1	15,1	
	odtok ze septiku		2,3			2,3		
	bezp. přepad z ČS		2,4			2,4		
SO 02	Čerpací stanice ČS							
SO 03	Elektropřípojka NN k ČS							
SO 04	Výtlač V	42,2					42,2	PE100-RC, SDR17, PN10
SO 05	Kořenová ČOV							
	celkem (m)	42,2	421,6	14,2	15,1	53,5	546,6	

- LEGENDA NAVRŽENÝCH VEDENÍ**
- GRAVITAČNÍ KANALIZACE - SPLAŠKOVÁ, JEDNOTNÁ
 - VÝTLAK KANALIZACE
 - ELEKTROPŘÍPOJKA NN PRO ČS A ČOV

- LEGENDA STÁVAJÍCÍCH VEDENÍ**
- VEŘEJNÝ VODOVOD A VODOVODNÍ PŘÍPOJKY
 - ODDILNÁ GRAVITAČNÍ KANALIZACE - SPLAŠKOVÁ
 - GRAVITAČNÍ KANALIZACE - DEŠŤOVÁ
 - KABELOVÉ VEDENÍ PODZEMNÍ - CETIN
 - KABELY ČEZ - NADZEMNÍ VEDENÍ VN
 - KABELY ČEZ - PODZEMNÍ VEDENÍ NN

VÝŠKOVÝ SYSTÉM
BALT PO VYROVNÁNÍ

POZEMNÍ VEDENÍ JSOU ZAKRESLENA
INFORMATIVNĚ!
PŘED ZAPOČETÍM ZEMNÍCH PRACÍ JE
NUTNÉ JEJICH PŘESNĚ VYTÝCENÍ!

POZEMNÍ VEDENÍ - PODROBNOSTI VIZ
SOUHRNNÁ TECHNICKÁ ZPRÁVA

Podpisal Ing. Jan
Dobřák
2025.11.14
12:11:26 +0100

MS Vodohospodářsko-inženýrská služba spol. s r. o., Na Sítězně 1079, 500 03 Hradec Králové
tel.: 495 078 011, e-mail: vis@vishk.cz

DOKUMENTACE PRO POVOLENÍ STAVBY

HLAVNÍ ING. PROJEKTANT ING. PŘÍVRATSKÝ	ZOPR. PROJEKTANT ING. PŘÍVRATSKÝ	PROJEKTANT HLAVÁČ	KONTROLOVAL ING. PŘÍVRATSKÝ
INVESTOR OBEC PŘEPYCHY	OBJEDNATEL OBEC PŘEPYCHY	FORMÁT 12 A4	DATUM 09/25
KRAJ KRÁLOVÉHRADECKÝ	OBEC PŘEPYCHY	STUPEN DSP	Č. ZÁK. 03325-380
AKCE DOBUDOVÁNÍ KANALIZACE A ČOV V OBCI PŘEPYCHY SITUACE STAVBY	ARCH. Č. 03228	MĚŘÍTKO 1 : 1000	ČÍSLO PŘÍLOHY C.2

PŘÍLOHA
KATASTRÁLNÍ SITUACE - 1 : 1000

TENTO VÝKRES A JEHO PŘÍLOHY JSOU NAŠIM DUŠEVNÍM VLASTNICTVÍM, NEMÍ BÝT BEZ NAŠHO PŘEDCHOZÍHO
PÍSEMNÉHO SOUHLASÍ KOPÍROVÁNY, ROZMNOŽOVÁNY ANI ZPŘÍSTUPNĚNY JINÝM ODDÍLÍM NEBO FIRMAM